


sktowanych; sieci uzbrojenia terytorii zachowuje ważność
nia opinii w sprawie uzgadniania usytuowania projektowa-


Co i Zudownictwa z dnia 2 kwietnia 2001 r. w sprawie

Województwo łódzkie
455)

inż. Zdzisław Kozłowski

PRZEWODNIK 7A

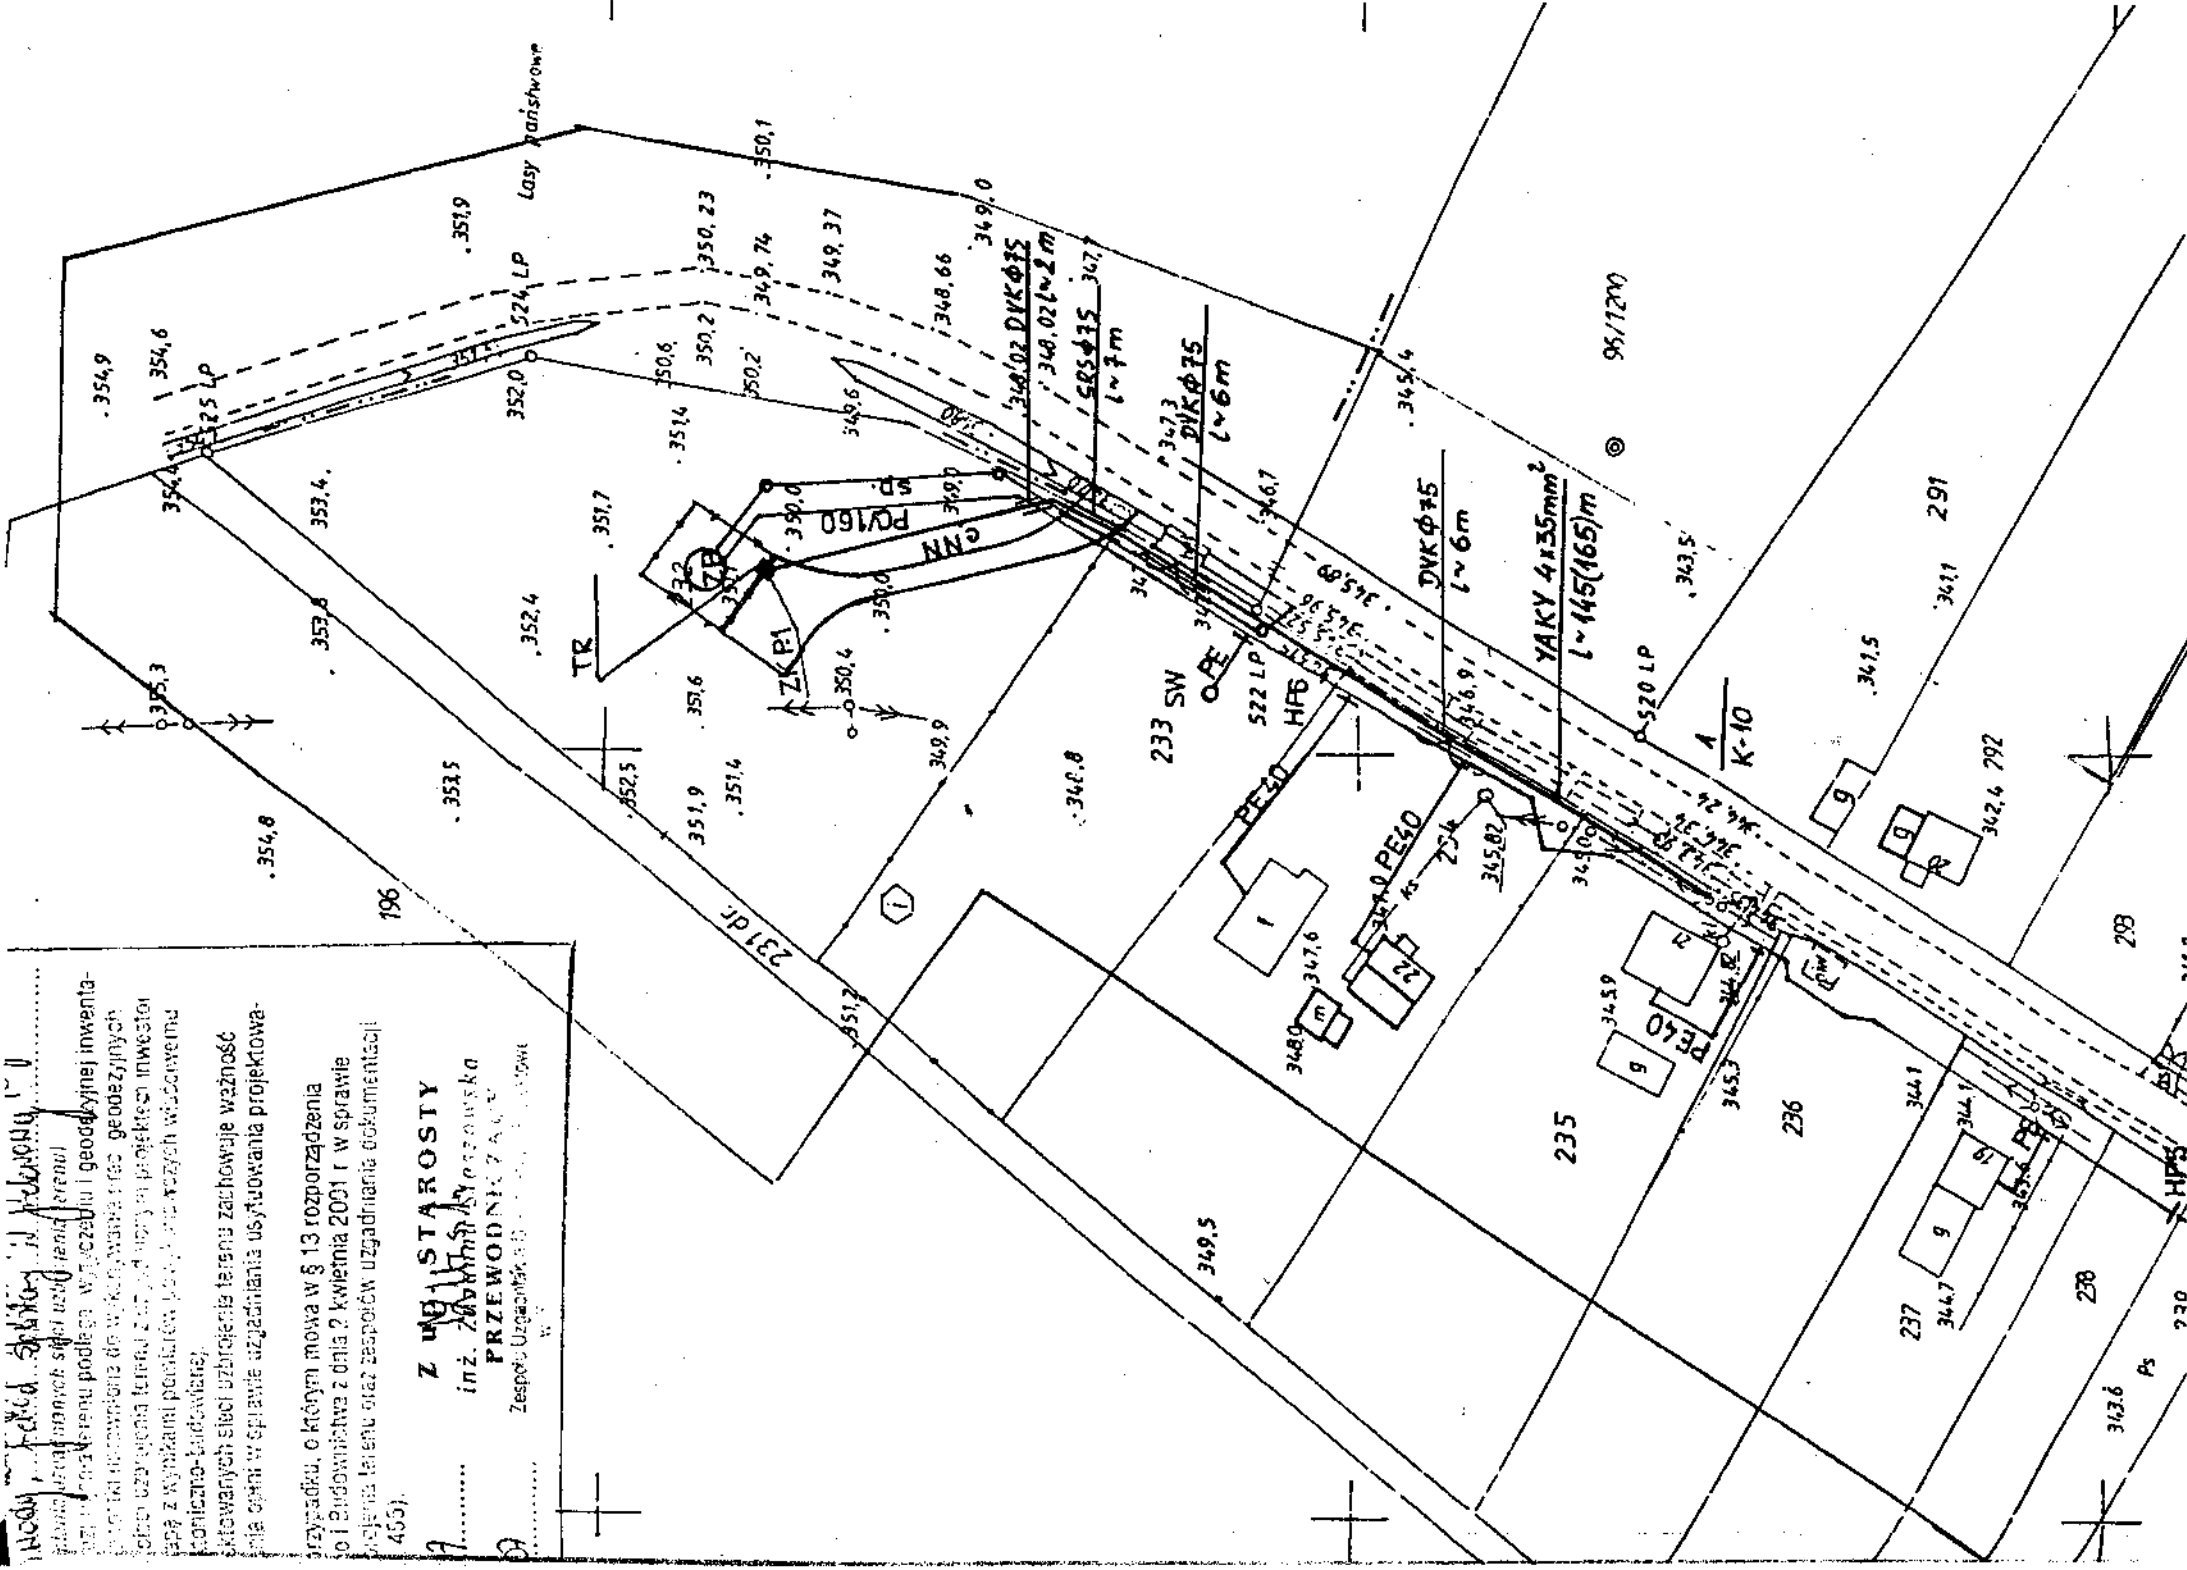

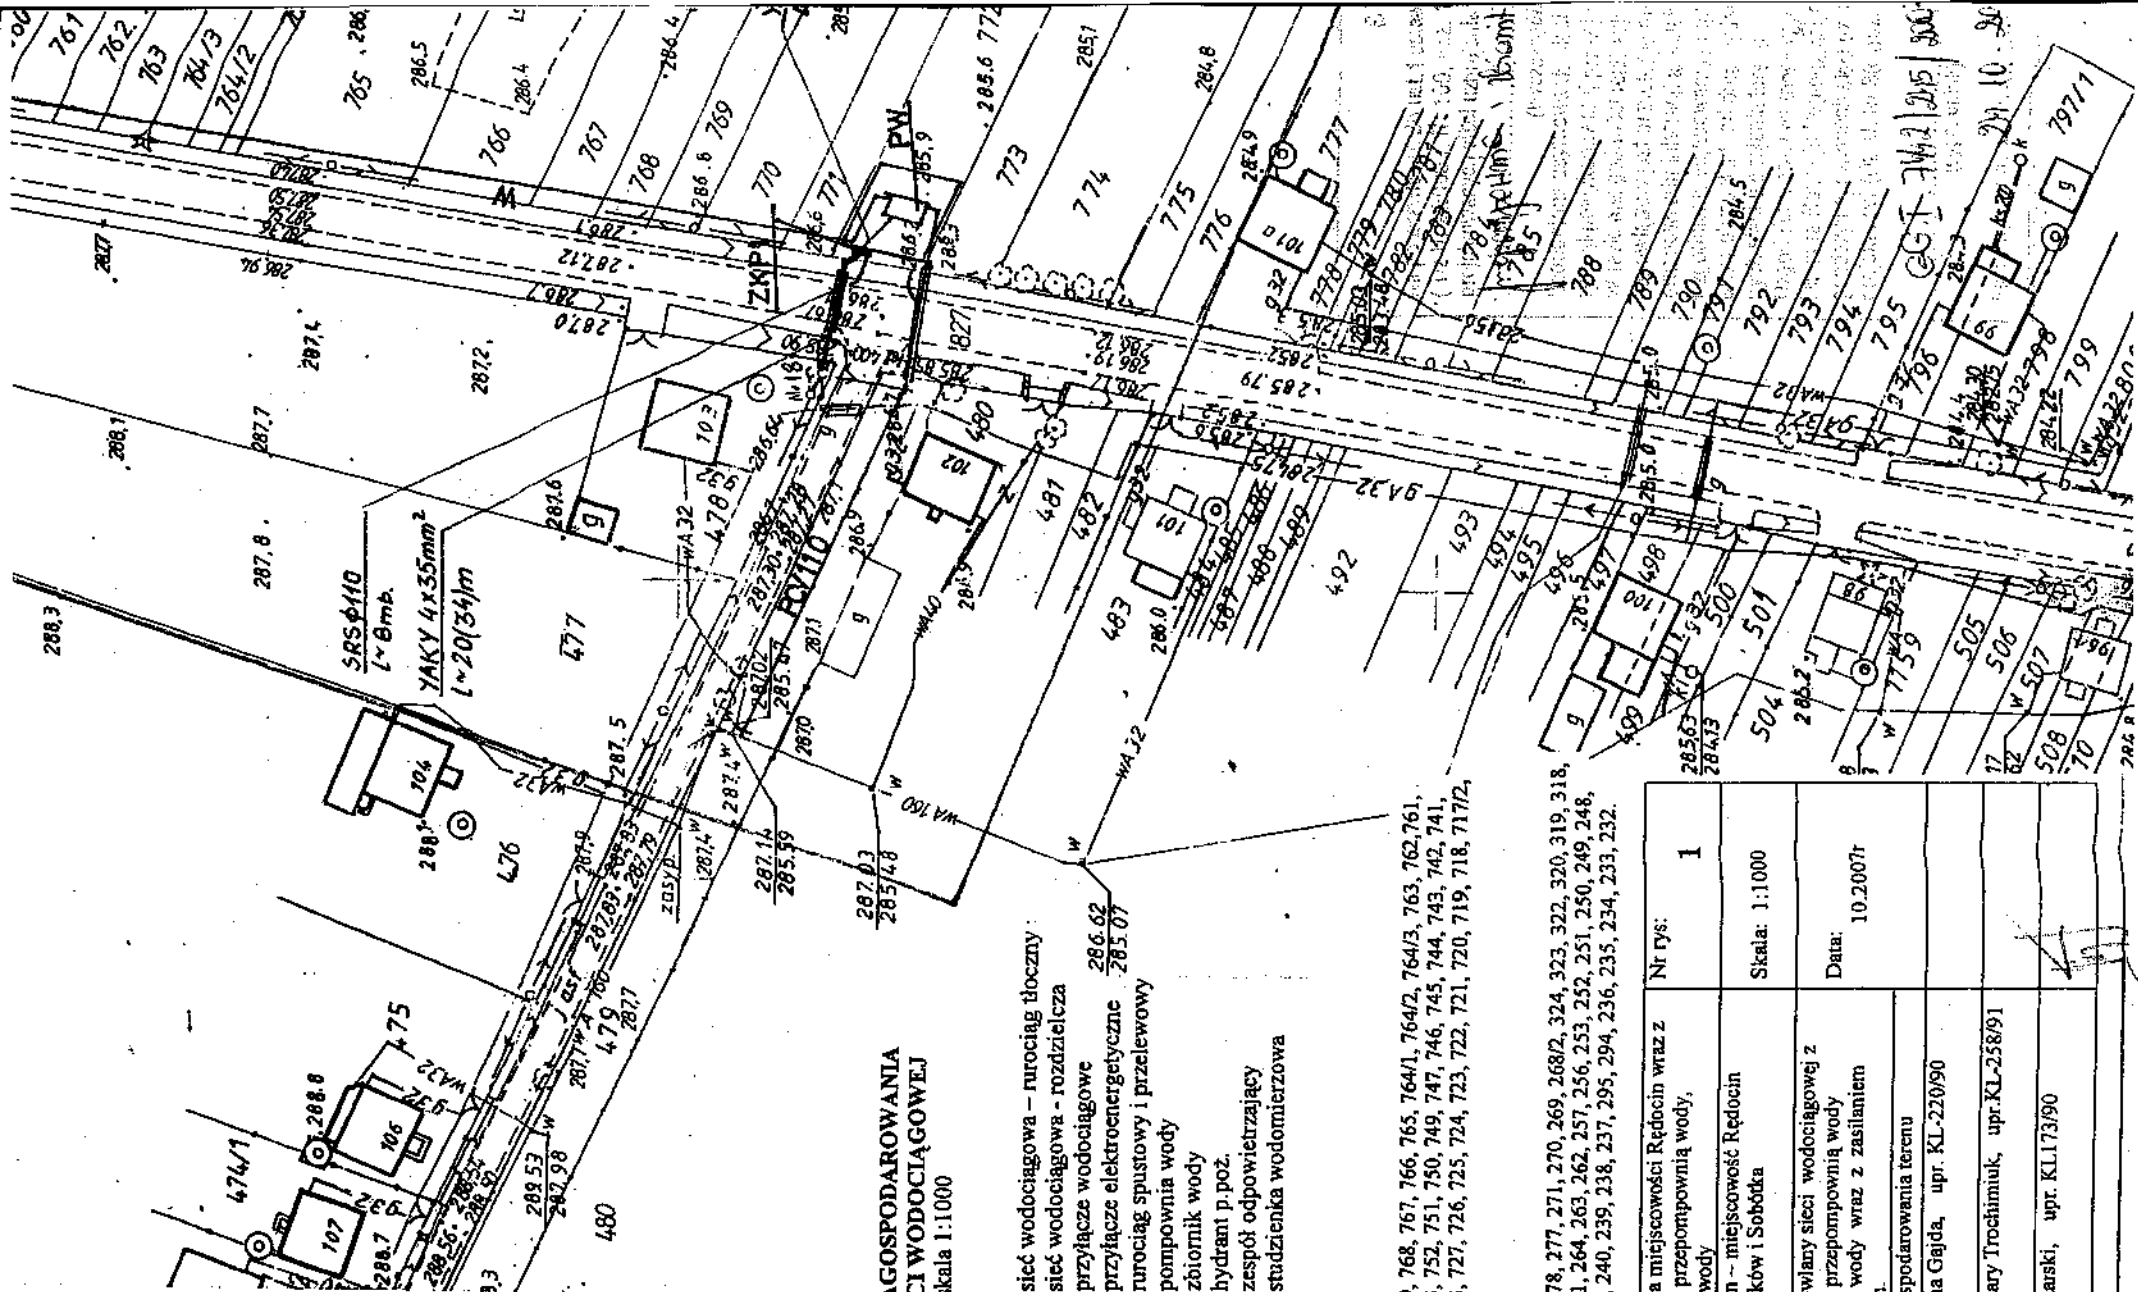

PROJEKT ZAGOSPODAROWANIA TRASY SIECI WODOCIĄGOWEJ
skala 1:1000

Oznaczenia:

- | | |
|--------|---|
| W | proj. sieć wodociągowa – rurociąg tłoczny |
| PCV160 | proj. sieć wodociągowa - rozdzielcza |
| PE40 | proj. przyłącze wodociągowe |
| eNN | proj. przyłącze elektroenergetyczne |
| s.p | proj. rurociąg spustowy i przelewowy |
| PW | proj. pompownia wody |
| ZB | proj. zbiornik wody |
| HP | proj. hydrant p. poż. |
| ZO | proj. zespół odpowietrzający |
| SW | proj. studzienka wodomierzowa |

iz działek:

Mroczków
18, 773, 827, 772, 771, 770, 769, 768, 767, 766, 765, 764/1, 764/2, 764/3, 763, 762, 761, 19, 758, 757, 756, 755, 754, 753, 752, 751, 750, 749, 747, 746, 745, 744, 743, 742, 741, 19, 738, 737, 736, 735, 734, 733, 727, 726, 725, 724, 723, 722, 721, 720, 719, 718, 717/2, 716, 715, 1168, 714, 713, 356,

Sobótka
15, 287/1, 344, 280, 279, 278, 277, 271, 270, 269, 268/2, 324, 323, 322, 320, 319, 318, 6, 315, 346, 314/1, 313, 312, 311, 264, 263, 262, 257, 256, 253, 252, 251, 250, 249, 248, 6, 245, 244, 243, 242, 297, 241, 240, 239, 238, 237, 295, 294, 236, 235, 234, 233, 232.

jekt:	Wodociąg dla miejscowości Rędocin wraz z przyłączami, przepompownią wody, zbiornikiem wody	Nr rys:	1
res:	Gmina Bliżyn – miejscowość Rędocin obręb Mroczków i Sobótka	Skala:	1:1000
nat:	Projekt budowlany sieci wodociągowej z przyłączami, przepompownią wody, zbiornikiem wody wraz z zasilaniem elektrycznym.	Data:	10.2007r
sunek:	Projekt zagospodarowania terenu		
jektant:	mgr inż. Anna Gajda, upr. KL-220/90		
wdzający:	mgr inż. Cezary Trochimuk, upr. KL-258/91		
jektant:	Tadeusz Tokarski, upr. KL173/90		
zylająca elektr.:			

INVESTOR	GINIA BLIZYN	Nr rys 1
ADRES INWESTYCJI	REDOCIN dz. Nr 232 gmina Blizyn	Skala 1:500

